

NOTA: LA COTA 0.000 SE CORRESPONDE CON LA +0.00 ABSOLUTA

LEYENDA TUBERÍA EXTINCIÓN DE INCENDIOS	
SIMBOLOGÍA	DESCRIPCIÓN
	TUBERÍA BOCAS INCENDIOS
	MONTANTE
	BOCA INCENDIOS EQUIPADA (BIE 25 mm)
	EXTINTOR PORTÁTIL DE POLVO SECO Z1A-113B, 6 Kg
	EXTINTOR PORTÁTIL DE ANHIDRIDO CARBÓNICO 55B, 5 kg

MATERIAL:  
ACERO NEGRO UNE-EN 10255 SERIE M CON ACCESORIOS ROSCADO,  
CON DOS CAPAS DE ANTIOXIDANTE Y DOS DE ACABADO DE COLOR A  
DEFINIR POR LA DF.

NOTA:  
LOS ELEMENTOS VISTOS Y EN EL INTERIOR DE LOS FALSOS TECHOS DE  
LAMAS, SERÁN DEL COLOR SEGUN LOS PLANOS DE LA COLECCIÓN DE  
ARQUITECTURA.


PROMOTOR **Ajuntament de Santa Eulària des Riu**  
Sant Carles Santa Gertrudis Santa Eulària Janda Puig d'en Valls

PROYECTO MANZANA 7 - PLAN PARCIAL XARC  
**FASE II PALACIO DE CONGRESOS DE SANTA EULÀRIA DES RIU**  
PROYECTO DE ACTIVIDADES: **MEDIDAS CORRECTORAS**

PLANO  
**INSTALACION DE PROTECCION CONTRA INCENDIOS (BIEs).  
PLANTA SOTANO**

ESCALA 1/150  
FECHA OCTUBRE 23  
NUMERO PLANO IPC01

AUTOR  
**ANGEL GUERRERO CASTELLS**  
DOCTOR POR LA UPC  
INGENIERO INDUSTRIAL  
FUNCIONARIO DE CARRERA  
Carrer de Vanda des Coloms, 10 21 07840 Santa Eulària des Riu  
enginyer@santaeularia.com

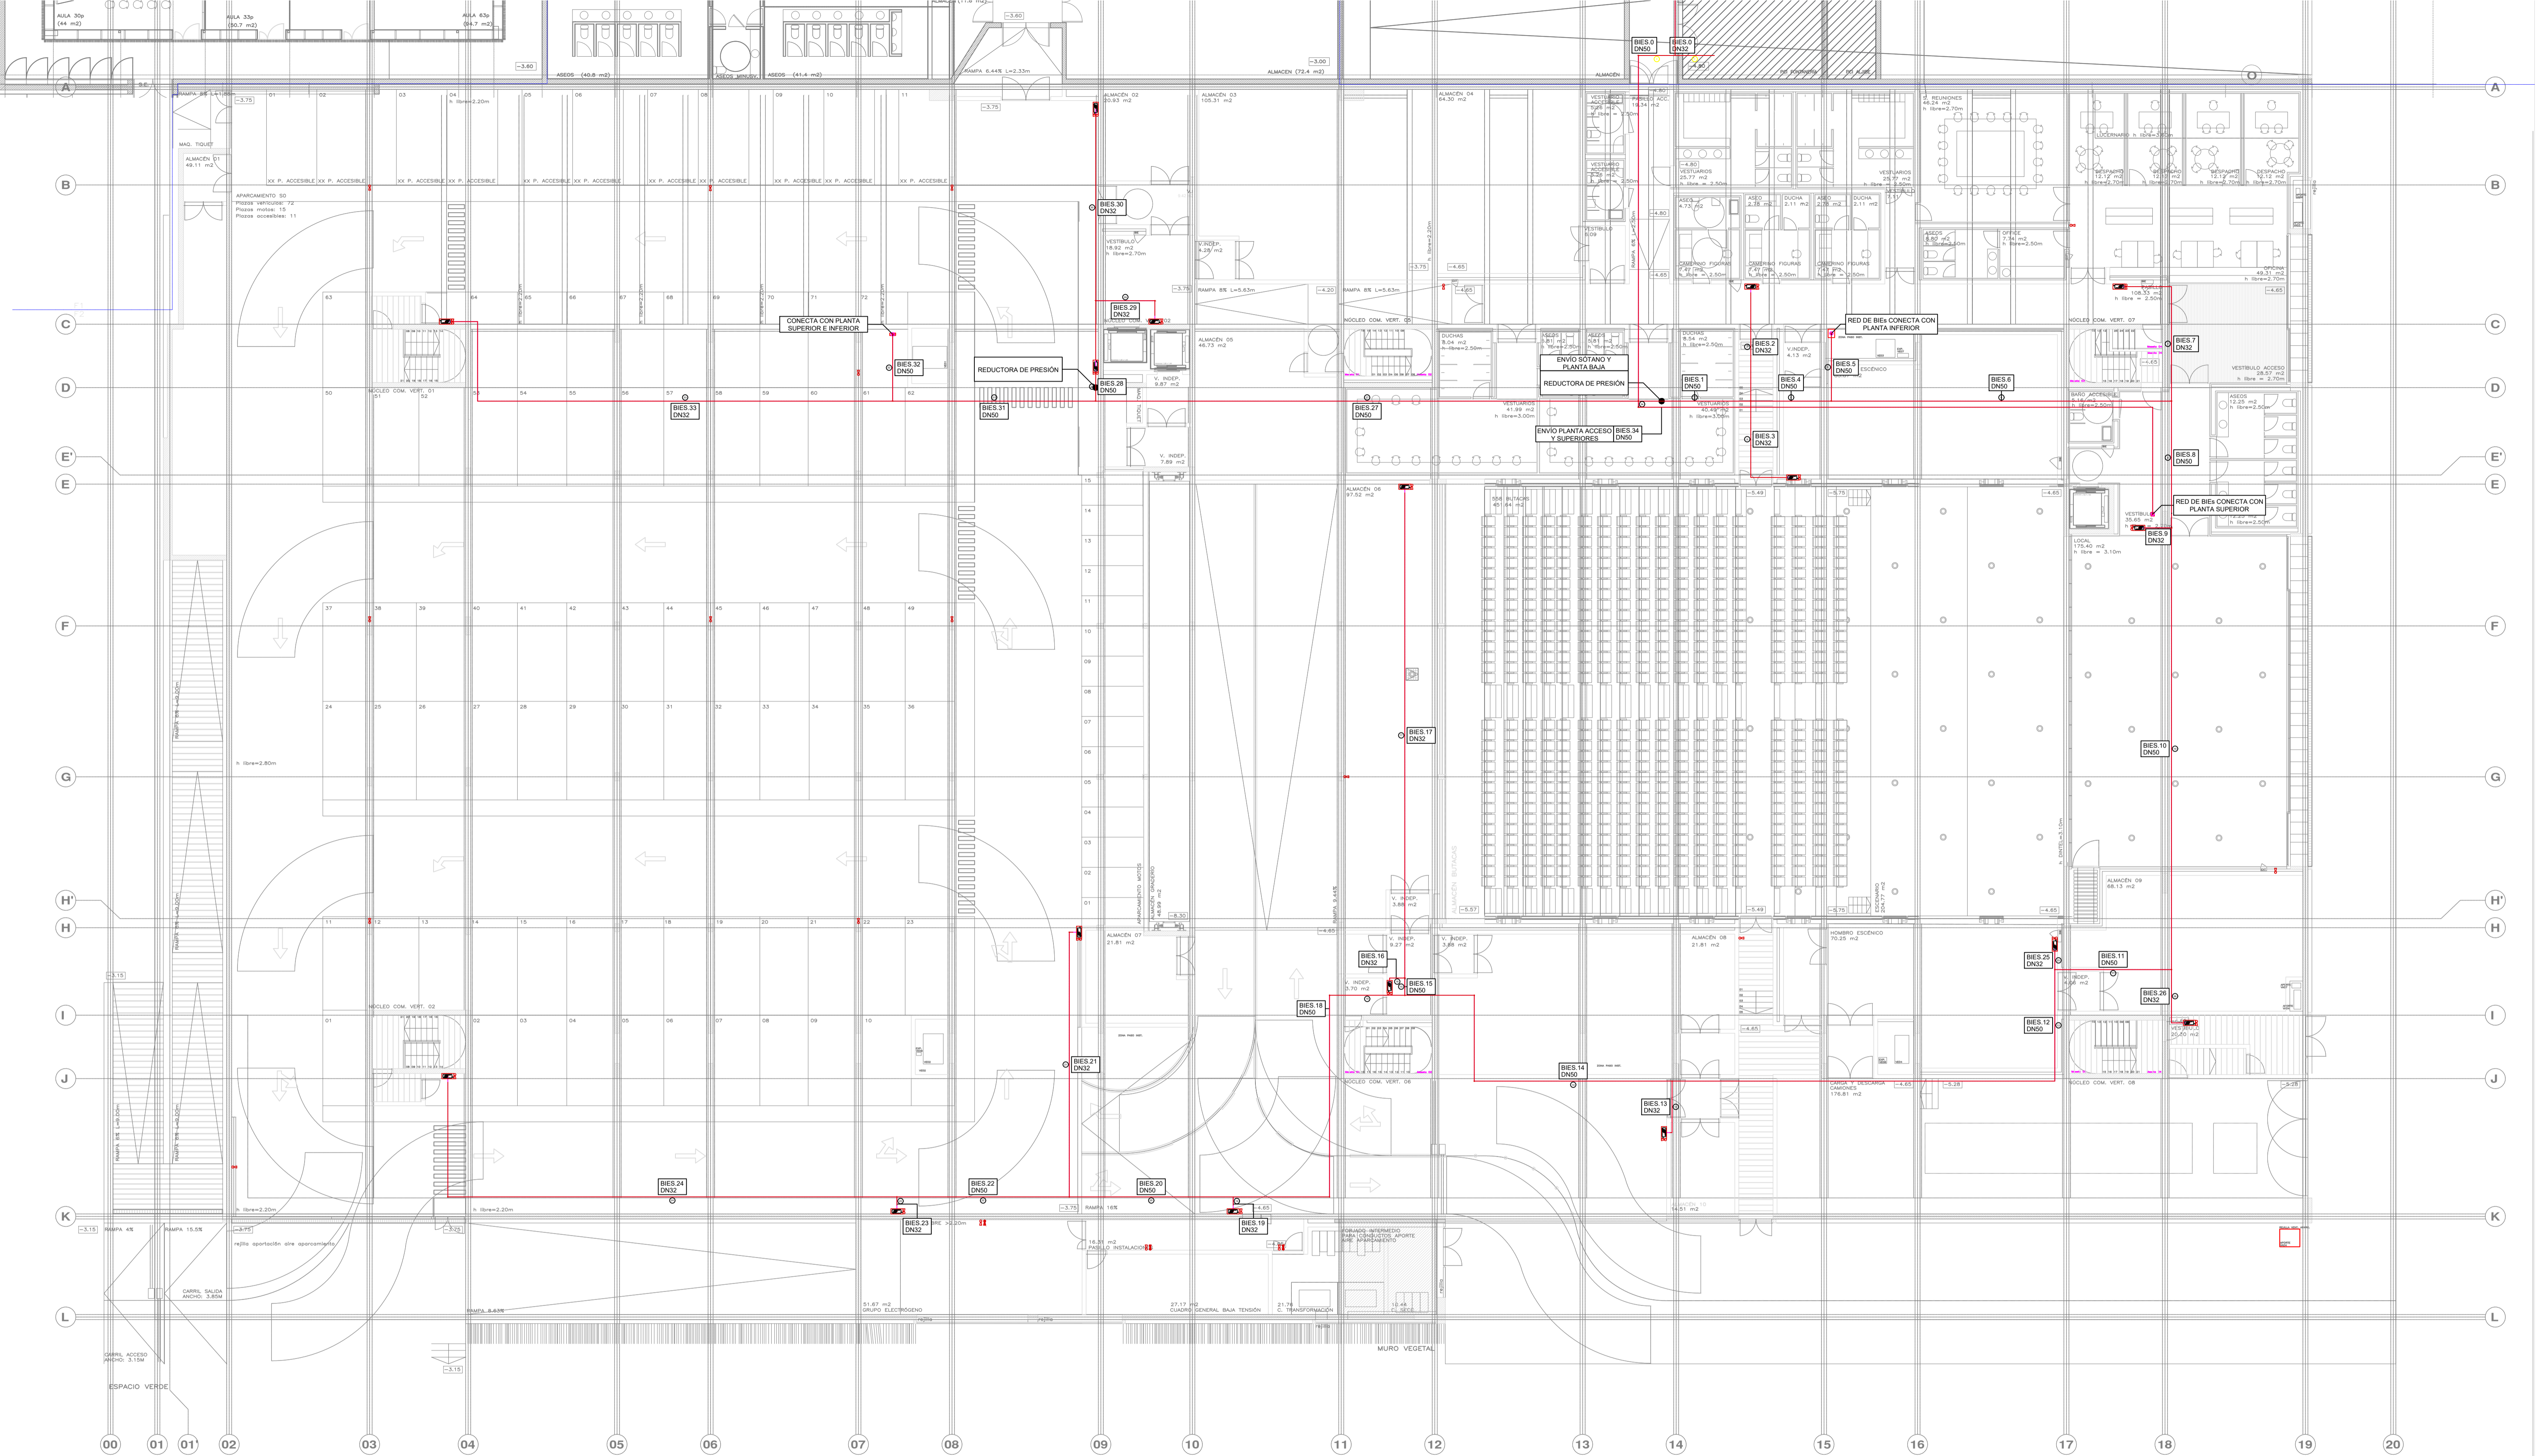

NOTA: LA COTA 0.00 SE CORRESPONDE CON LA +0.00 ABSOLUTA

LEYENDA TUBERÍA EXTINCIÓN DE INCENDIOS	
SIMBOLOGÍA	DESCRIPCIÓN
	TUBERÍA BOCAS INCENDIOS
	MONTANTE
	BOCA INCENDIOS EQUIPADA (BIE 25 mm)
	EXTINTOR PORTÁTIL DE POLVO SECO Z1A-113B, 6 Kg
	EXTINTOR PORTÁTIL DE ANHIDRIDO CARBÓNICO 55B, 5 kg

MATERIAL:  
ACERO NEGRO UNE-EN 10255 SERIE M CON ACCESORIOS ROSCADO, CON DOS CAPAS DE ANTIOXIDANTE Y DOS DE ACABADO DE COLOR A DEFINIR POR LA DF.

NOTA:  
LOS ELEMENTOS VISTOS Y EN EL INTERIOR DE LOS FALSOS TECHOS DE LAMINAS, SERÁN DEL COLOR SEGUN LOS PLANOS DE LA COLECCIÓN DE ARQUITECTURA.


PROMOTOR **Ajuntament de Santa Eulària des Riu**  
Sant Carles Santa Gertrudis Santa Eulària Janda Puig d'en Vall

PROYECTO MANZANA 7 - PLAN PARCIAL XARC  
**FASE II PALACIO DE CONGRESOS DE SANTA EULARIA DES RIU**  
PROYECTO DE ACTIVIDADES: **MEDIDAS CORRECTORAS**

PLANO  
**INSTALACION DE PROTECCION CONTRA INCENDIOS (BIES). PLANTA BAJA**

ESCALA 1/150  
FECHA OCTUBRE 23  
NUMERO PLANO **IPC02**

AUTOR **ANGEL GUERRERO CASTELLS**  
DOCTOR POR LA UPC  
INGENIERO INDUSTRIAL  
FUNCIONARIO DE CARRERA  
Carrer de Venda des Coloms, 10 2º 07840 Santa Eulària des Riu  
enginyer@santaeularia.com

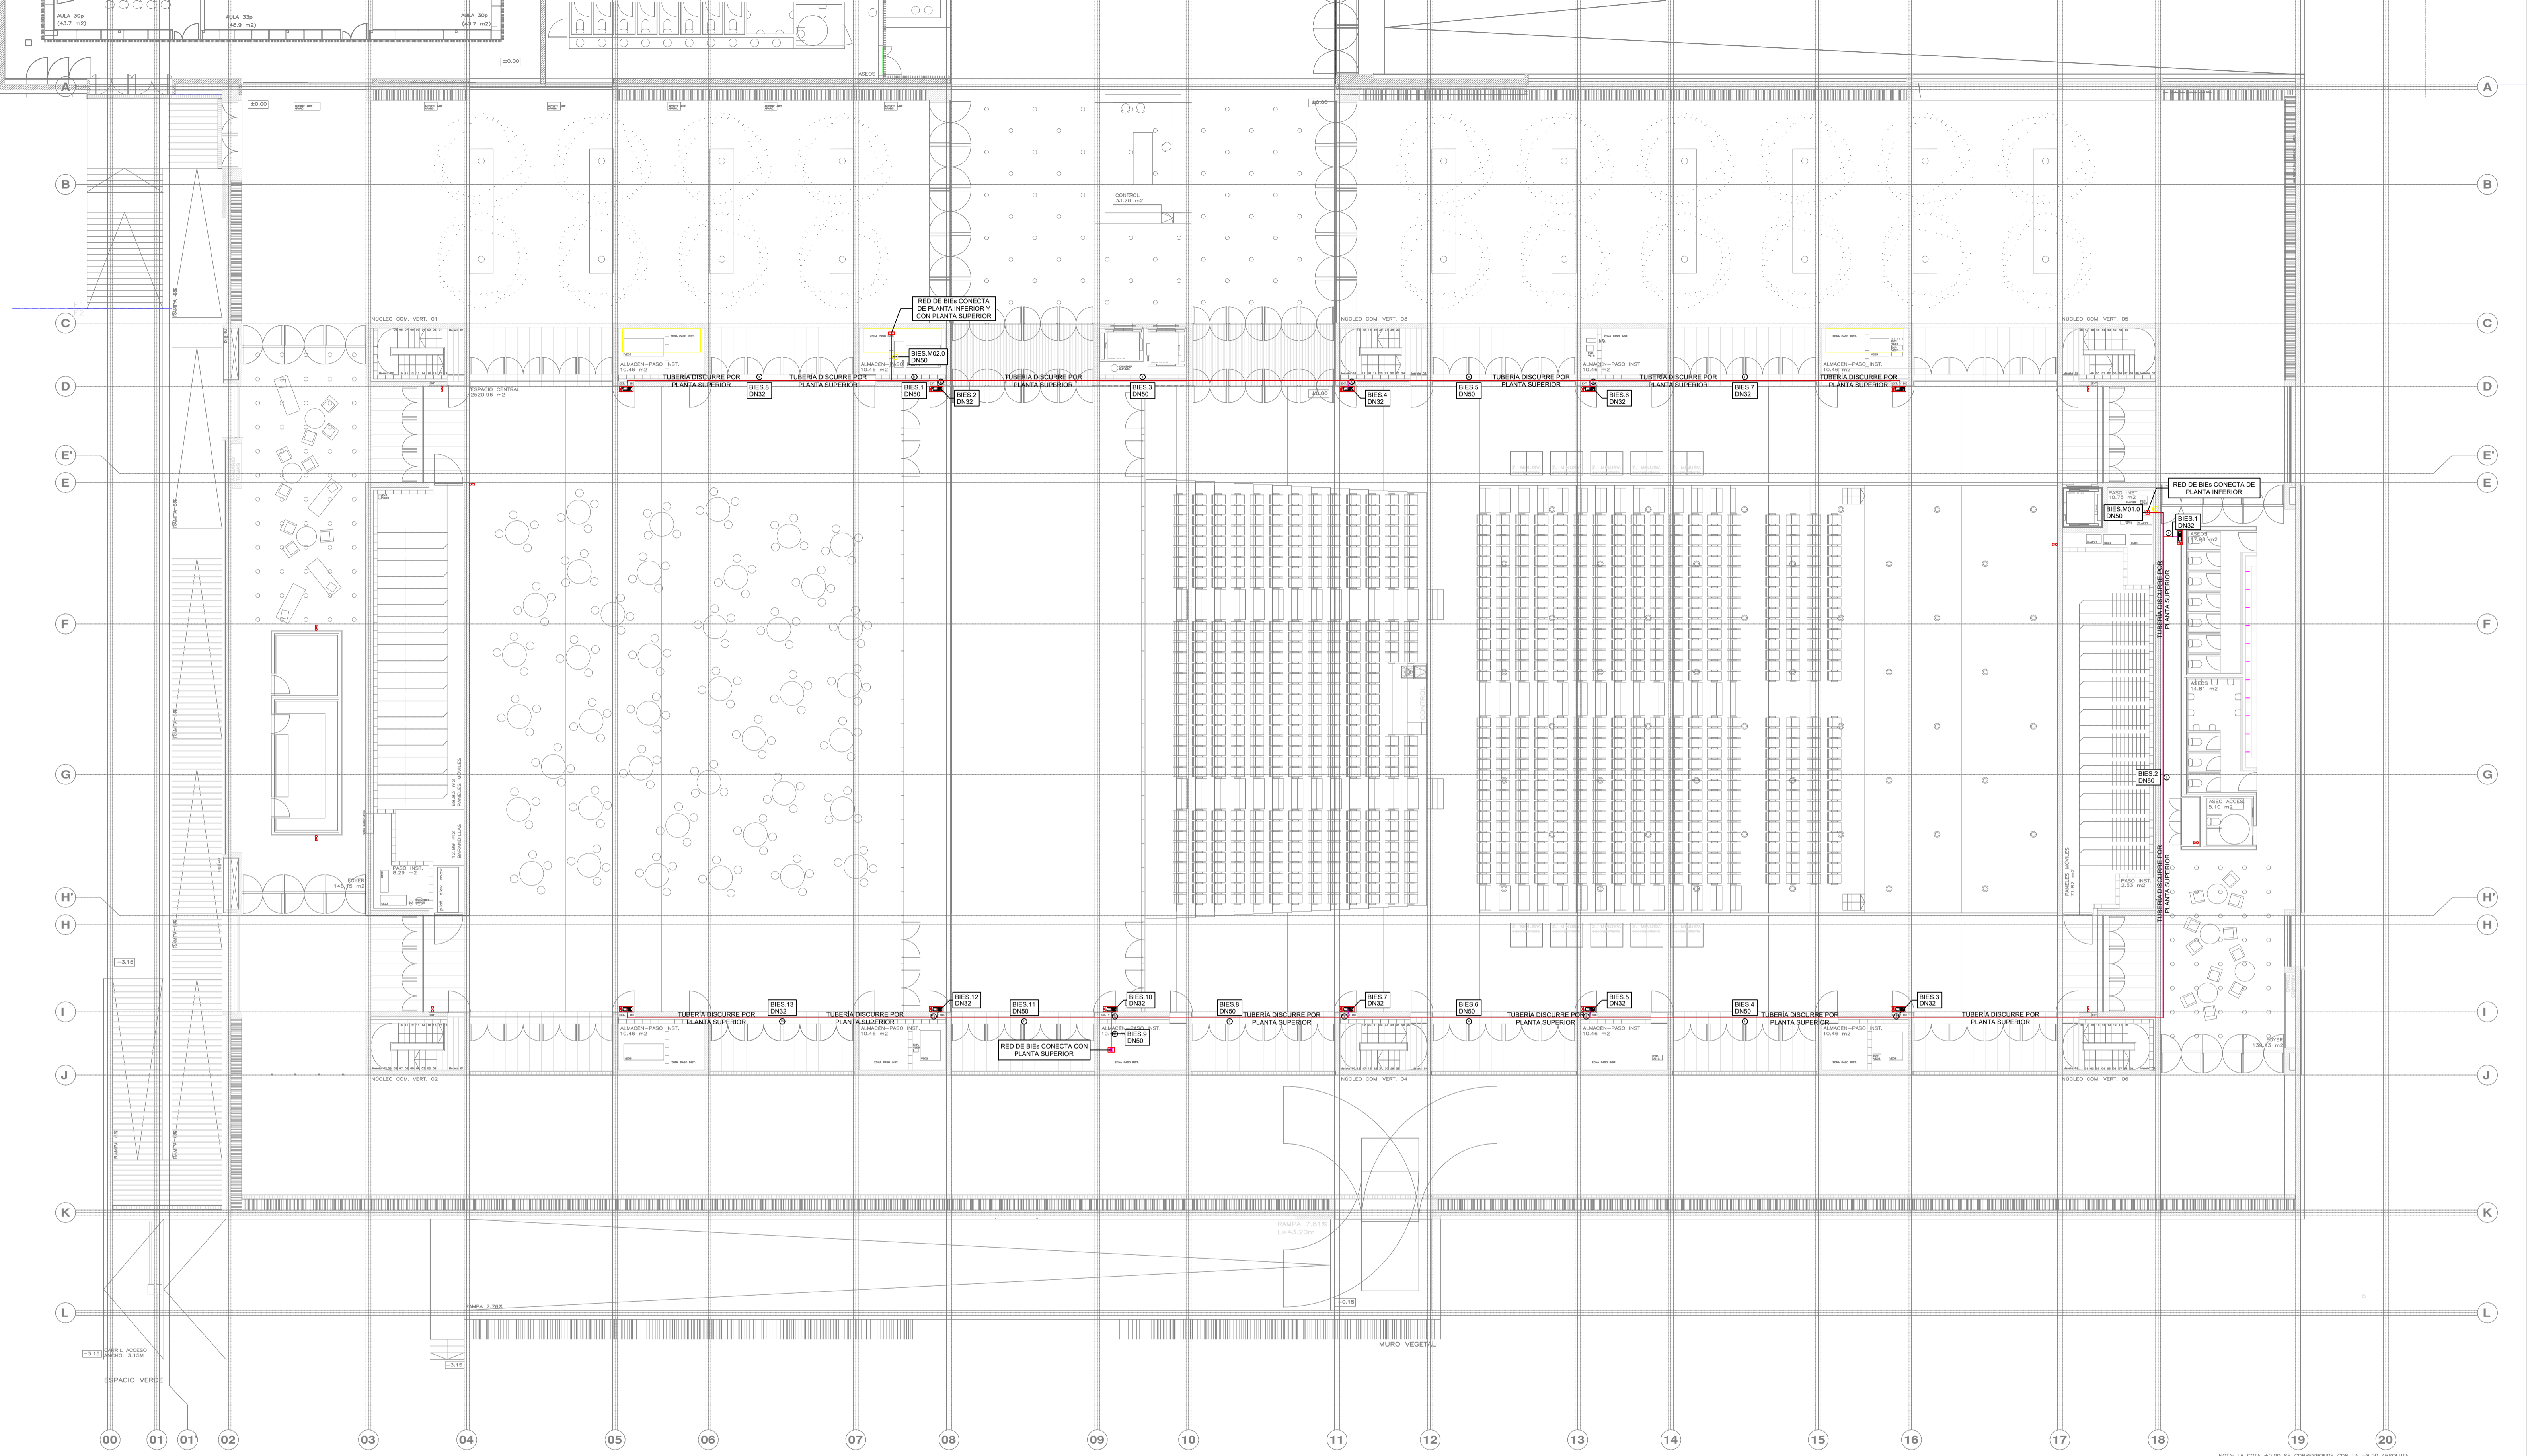

NOTA: LA COTA 80.00 SE CORRESPONDE CON LA +8.00 ABSOLUTA

LEYENDA TUBERÍA EXTINCIÓN DE INCENDIOS	
SIMBOLOGÍA	DESCRIPCIÓN
	TUBERÍA BOCAS INCENDIOS
	MONTANTE
	BOCA INCENDIOS EQUIPADA (BIE 25 mm)
	EXTINTOR PORTÁTIL DE POLVO SECO Z1A-113B, 6 Kg
	EXTINTOR PORTÁTIL DE ANHIDRIDO CARBÓNICO 55B, 5 kg

MATERIAL:  
ACERO NEGRO UNE-EN 10255 SERIE M CON ACCESORIOS ROSCADO,  
CON DOS CAPAS DE ANTIOXIDANTE Y DOS DE ACABADO DE COLOR A  
DEFINIR POR LA DF.

NOTA:  
LOS ELEMENTOS VISTOS Y EN EL INTERIOR DE LOS FALSOS TECHOS DE  
LAMINAS, SERÁN DEL COLOR SEGUN LOS PLANOS DE LA COLECCIÓN DE  
ARQUITECTURA.


PROMOTOR **Ajuntament de Santa Eulària des Riu**  
 Sant Carles Santa Gertrudis Santa Eulària Janda Puig d'en Valló

PROYECTO MANZANA 7 - PLAN PARCIAL XARC  
**FASE II PALACIO DE CONGRESOS DE SANTA EULÀRIA DES RIU**  
 PROYECTO DE ACTIVIDADES: **MEDIDAS CORRECTORAS**

PLANO  
**INSTALACION DE PROTECCION CONTRA INCENDIOS (BIES).**  
**PLANTA ACCESO**

ESCALA 1/150  
 FECHA OCTUBRE 23  
 AUTOR **ANGEL GUERRERO CASTELLS**  
 DOCTOR POR LA UPC  
 INGENIERO INDUSTRIAL  
 FUNCIONARIO DE CARRERA  
 Carrer de Venda des Coloms, 10 21 07840 Santa Eulària des Riu  
 enginyer@santaeulària.com

NUMERO PLANO **IPC03**

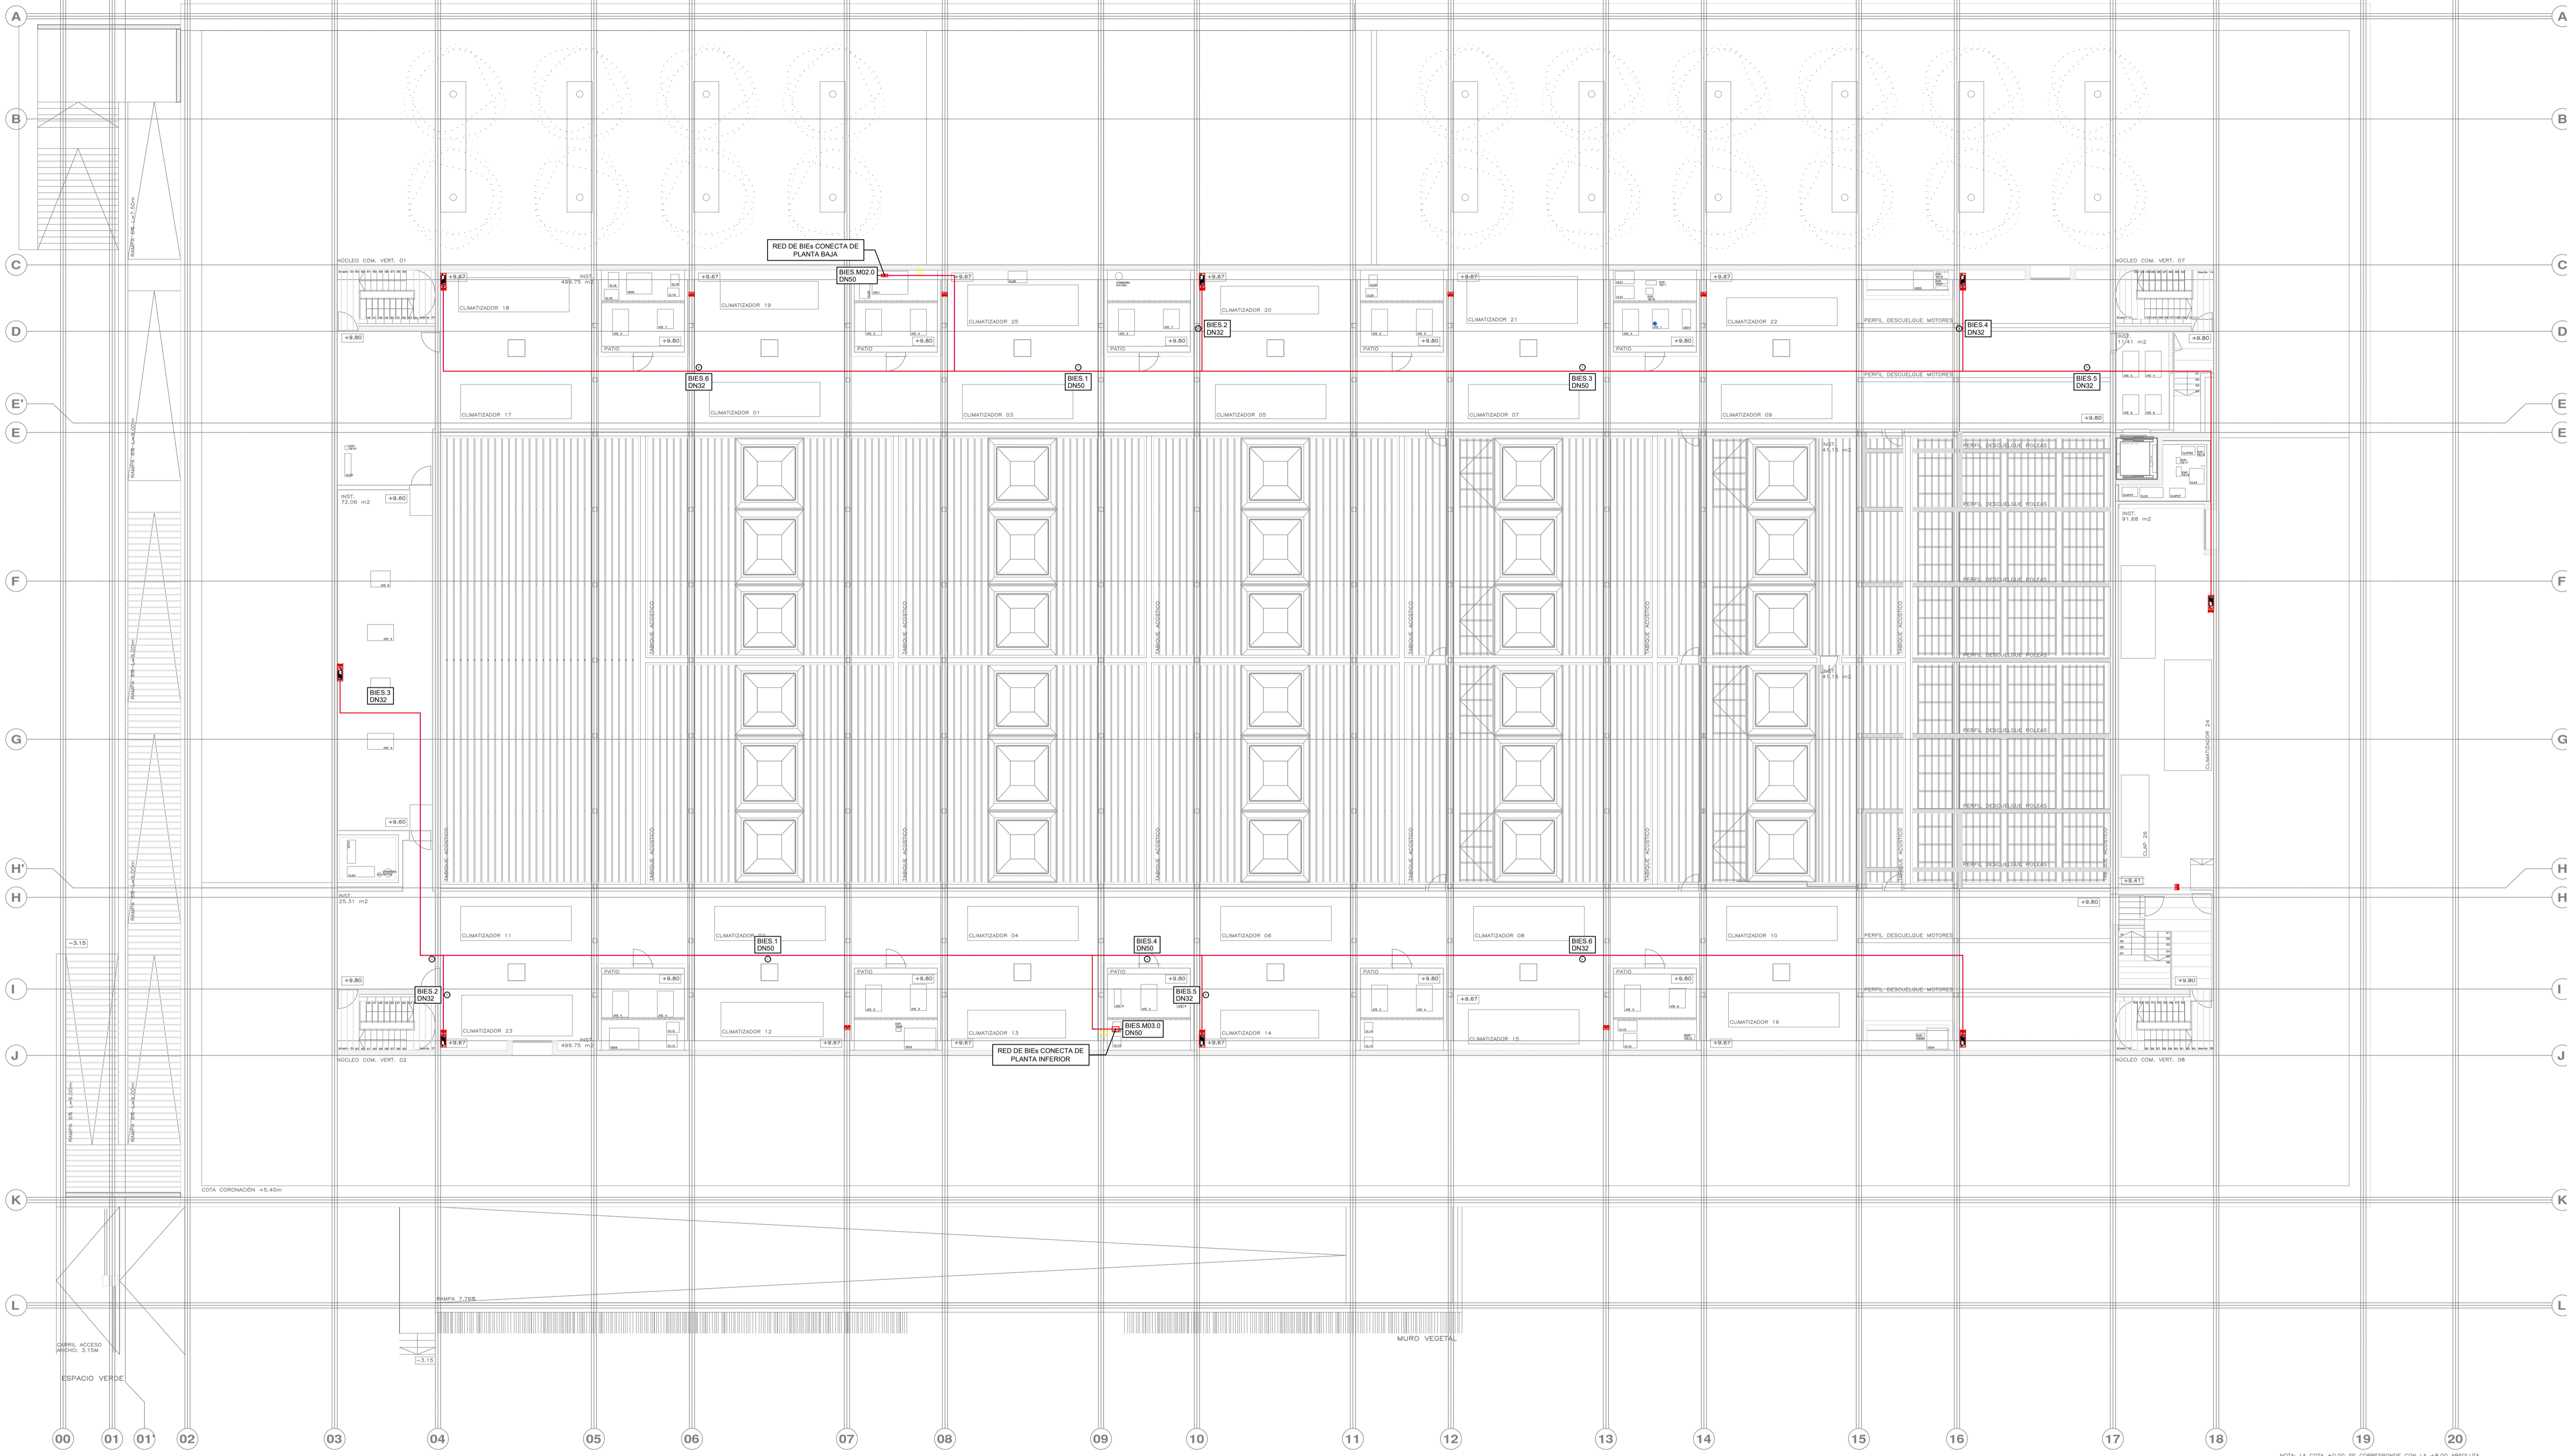

NOTA: LA COTA ±0.00 SE CORRESPONDE CON LA +0.00 ABSOLUTA.

LEYENDA TUBERÍA EXTINCIÓN DE INCENDIOS	
SIMBOLOGÍA	DESCRIPCIÓN
	TUBERÍA BOCAS INCENDIOS
	MONTANTE
	BOCA INCENDIOS EQUIPADA (BIE 25 mm)
	EXTINTOR PORTÁTIL DE POLVO SECO Z1A-113B, 6 Kg
	EXTINTOR PORTÁTIL DE ANHÍDRIDO CARBÓNICO 55B, 5 kg

MATERIAL:  
ACERO NEGRO UNE-EN 10255 SERIE M CON ACCESORIOS ROSCADO, CON DOS CAPAS DE ANTIOXIDANTE Y DOS DE ACABADO DE COLOR A DEFINIR POR LA DF.

NOTA:  
LOS ELEMENTOS VISTOS Y EN EL INTERIOR DE LOS FALSOS TECHOS DE LAMINAS, SERÁN DEL COLOR SEGUN LOS PLANOS DE LA COLECCIÓN DE ARQUITECTURA.

PROMOTOR **Ajuntament de Santa Eulària des Riu**  
Sant Carles Santa Gertrudis Santa Eulària Janda Puig d'en Vall

PROYECTO MANZANA 7 - PLAN PARCIAL XARC  
**FASE II PALACIO DE CONGRESOS DE SANTA EULÀRIA DES RIU**  
PROYECTO DE ACTIVIDADES: **MEDIDAS CORRECTORAS**

PLANO  
**INSTALACION DE PROTECCION CONTRA INCENDIOS (BIEs).**  
**ENTREPLANTA CUBIERTA**

ESCALA 1/150  
FECHA OCTUBRE 23  
AUTOR **ANGEL GUERRERO CASTELLS**  
DOCTOR POR LA UIPC  
INGENIERO INDUSTRIAL  
FUNCIONARIO DE CARRERA  
Carrer de Venda des Coloms, 10 2º 07840 Santa Eulària des Riu  
enginyer@santaeulària.com

NUMERO PLANO **IPC04**